

地下埋設物管理図 (給水・県営畑かん幹線)

バインカスケードゾーン

S=1:1000

略語凡例

散水栓	散
量水器	量
止水弁	止
制水弁	制
バルブ	バ
仕切弁	仕
空気弁	空
減圧弁	減
電気マンホール	電
汚水マンホール	汚
排水マンホール	排
雨水マンホール	雨
スプリンクラー	ス
ケーブル標石	ケ
水道標石	水


管路凡例

給水管	—
県営畑かん幹線	—

土かぶり1200以上	■
その他土かぶり600	□

バインカスケードゾーン

工事設計図	
工事名称	図面番号
工事番号	
公園名	笛吹川フルーツ公園
工事箇所	山梨県江曾原地区
図名	埋設物(給水・畑かん) 縮尺 1:1000
測量	12年6月 日 枚 数
測量者	株式会社 東日

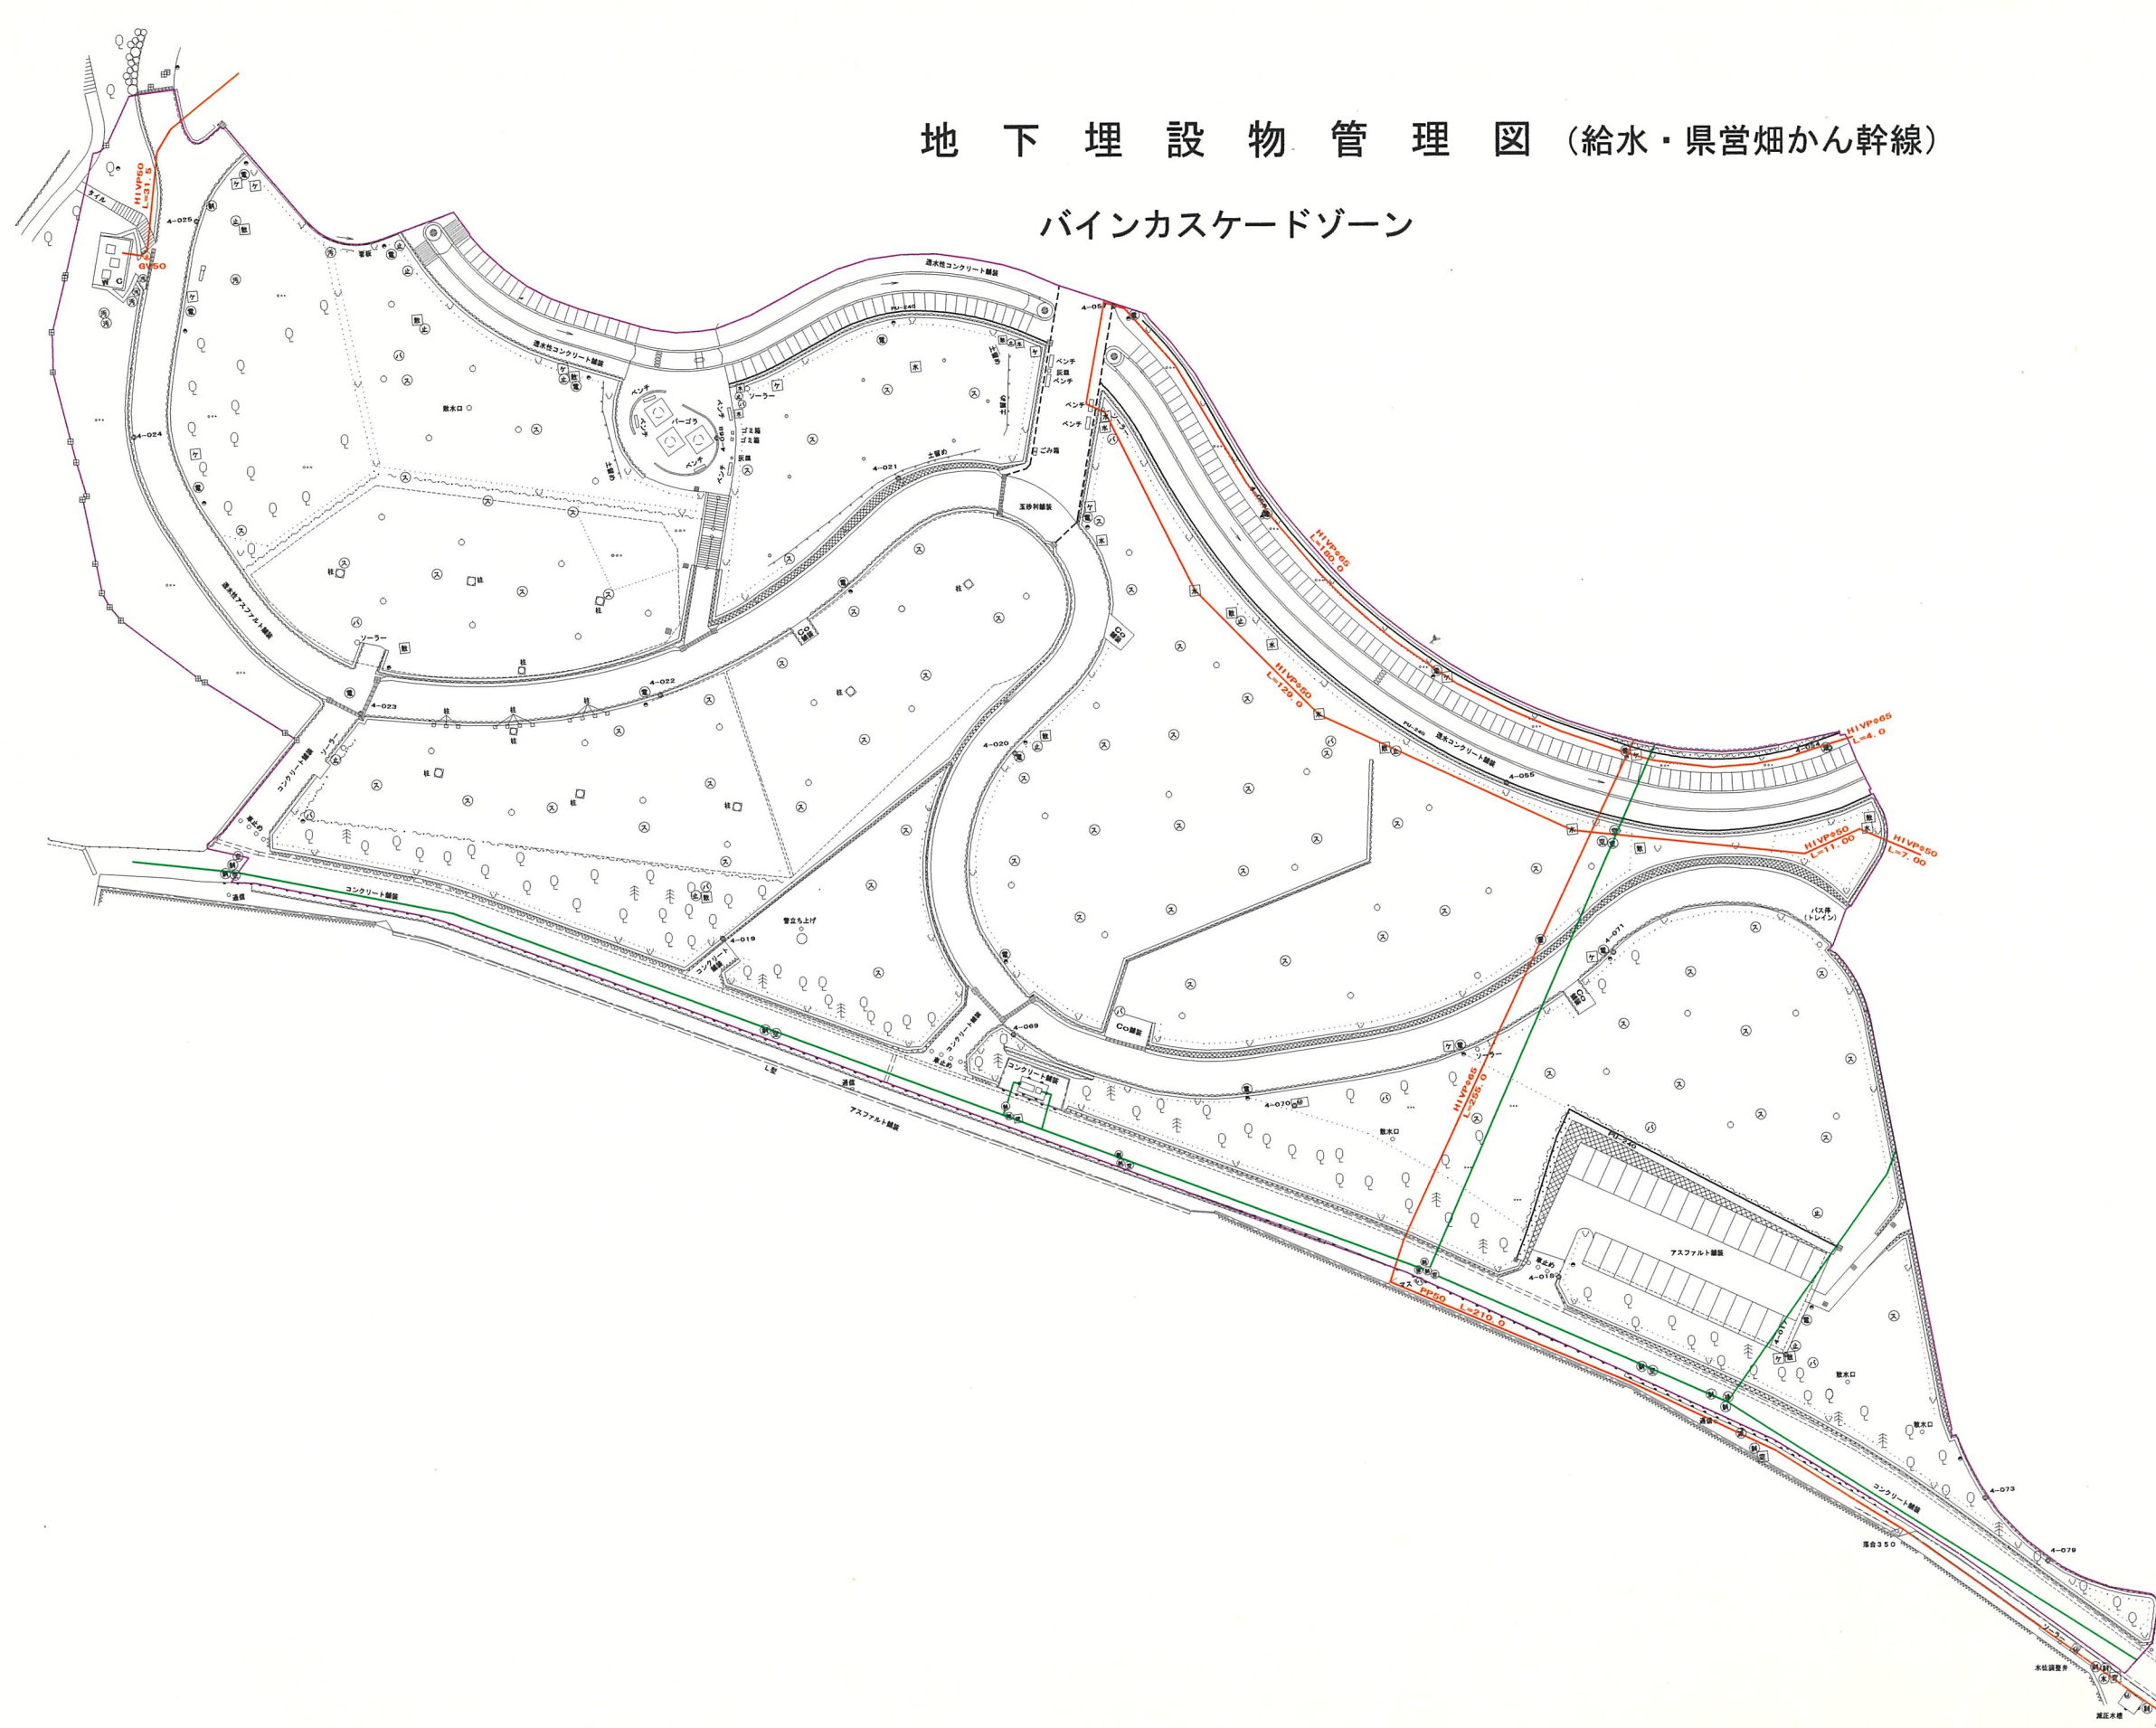

地下埋設物管理図 (給水・県営畑かん幹線)

フルーツミュージアムゾーン

S=1:1000



略語凡例

放水栓	☎
量水器	Ⓜ
止水弁	止
制水弁	制
バルブ	バ
仕切弁	仕
空気弁	空
減圧弁	減
電気マンホール	電
汚水マンホール	汚
排水マンホール	排
雨水マンホール	雨
スプリンクラー	ス
ケーブル標石	ケ
水道標石	水

管路凡例

給水管	— (orange line)
県営畑かん幹線	— (green line)


土かぶり 1200以上	■ (yellow box)
その他 土かぶり 600	■ (white box)

フルーツミュージアムゾーン

工事設計図	
工事名称	図面番号
工事番号	
公園名	笛吹川フルーツ公園
工事箇所	山梨県江曾原地区
図名	埋設物(給水・畑かん) 縮尺 1:1000
測量	12年 6月 日 枚 数
測量者	株式会社 東日

地下埋設物管理図 (給水・県営畑かん幹線)

アクアストレッチゾーン

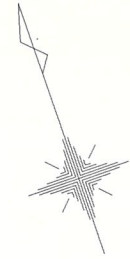

S=1:1000



略語凡例

散水栓	散
量水器	量
止水弁	止
制水弁	制
バルブ	バ
仕切弁	仕
空気弁	空
減圧弁	減
電気マンホール	電
汚水マンホール	汚
排水マンホール	排
雨水マンホール	雨
スプリンクラー	ス
ケーブル標石	ケ
水道標石	水

管路凡例

給水管	—
県営畑かん幹線	—

土かぶり 1200 以上	■
その他 土かぶり 600	■

アクアストレッチゾーン

工事設計図	
工事名称	図面番号
工事番号	
公園名	笛吹川フルーツ公園
工事箇所	山梨県江曾原地区
図名	埋設物(給水・畑かん) 縮尺 1:1000
測量	12年 6月 日 枚 数
測量者	株式会社 東日