


# 地下埋設物管理図 (給水・県営畑かん幹線)

## 森の広場ゾーン

S=1:1000

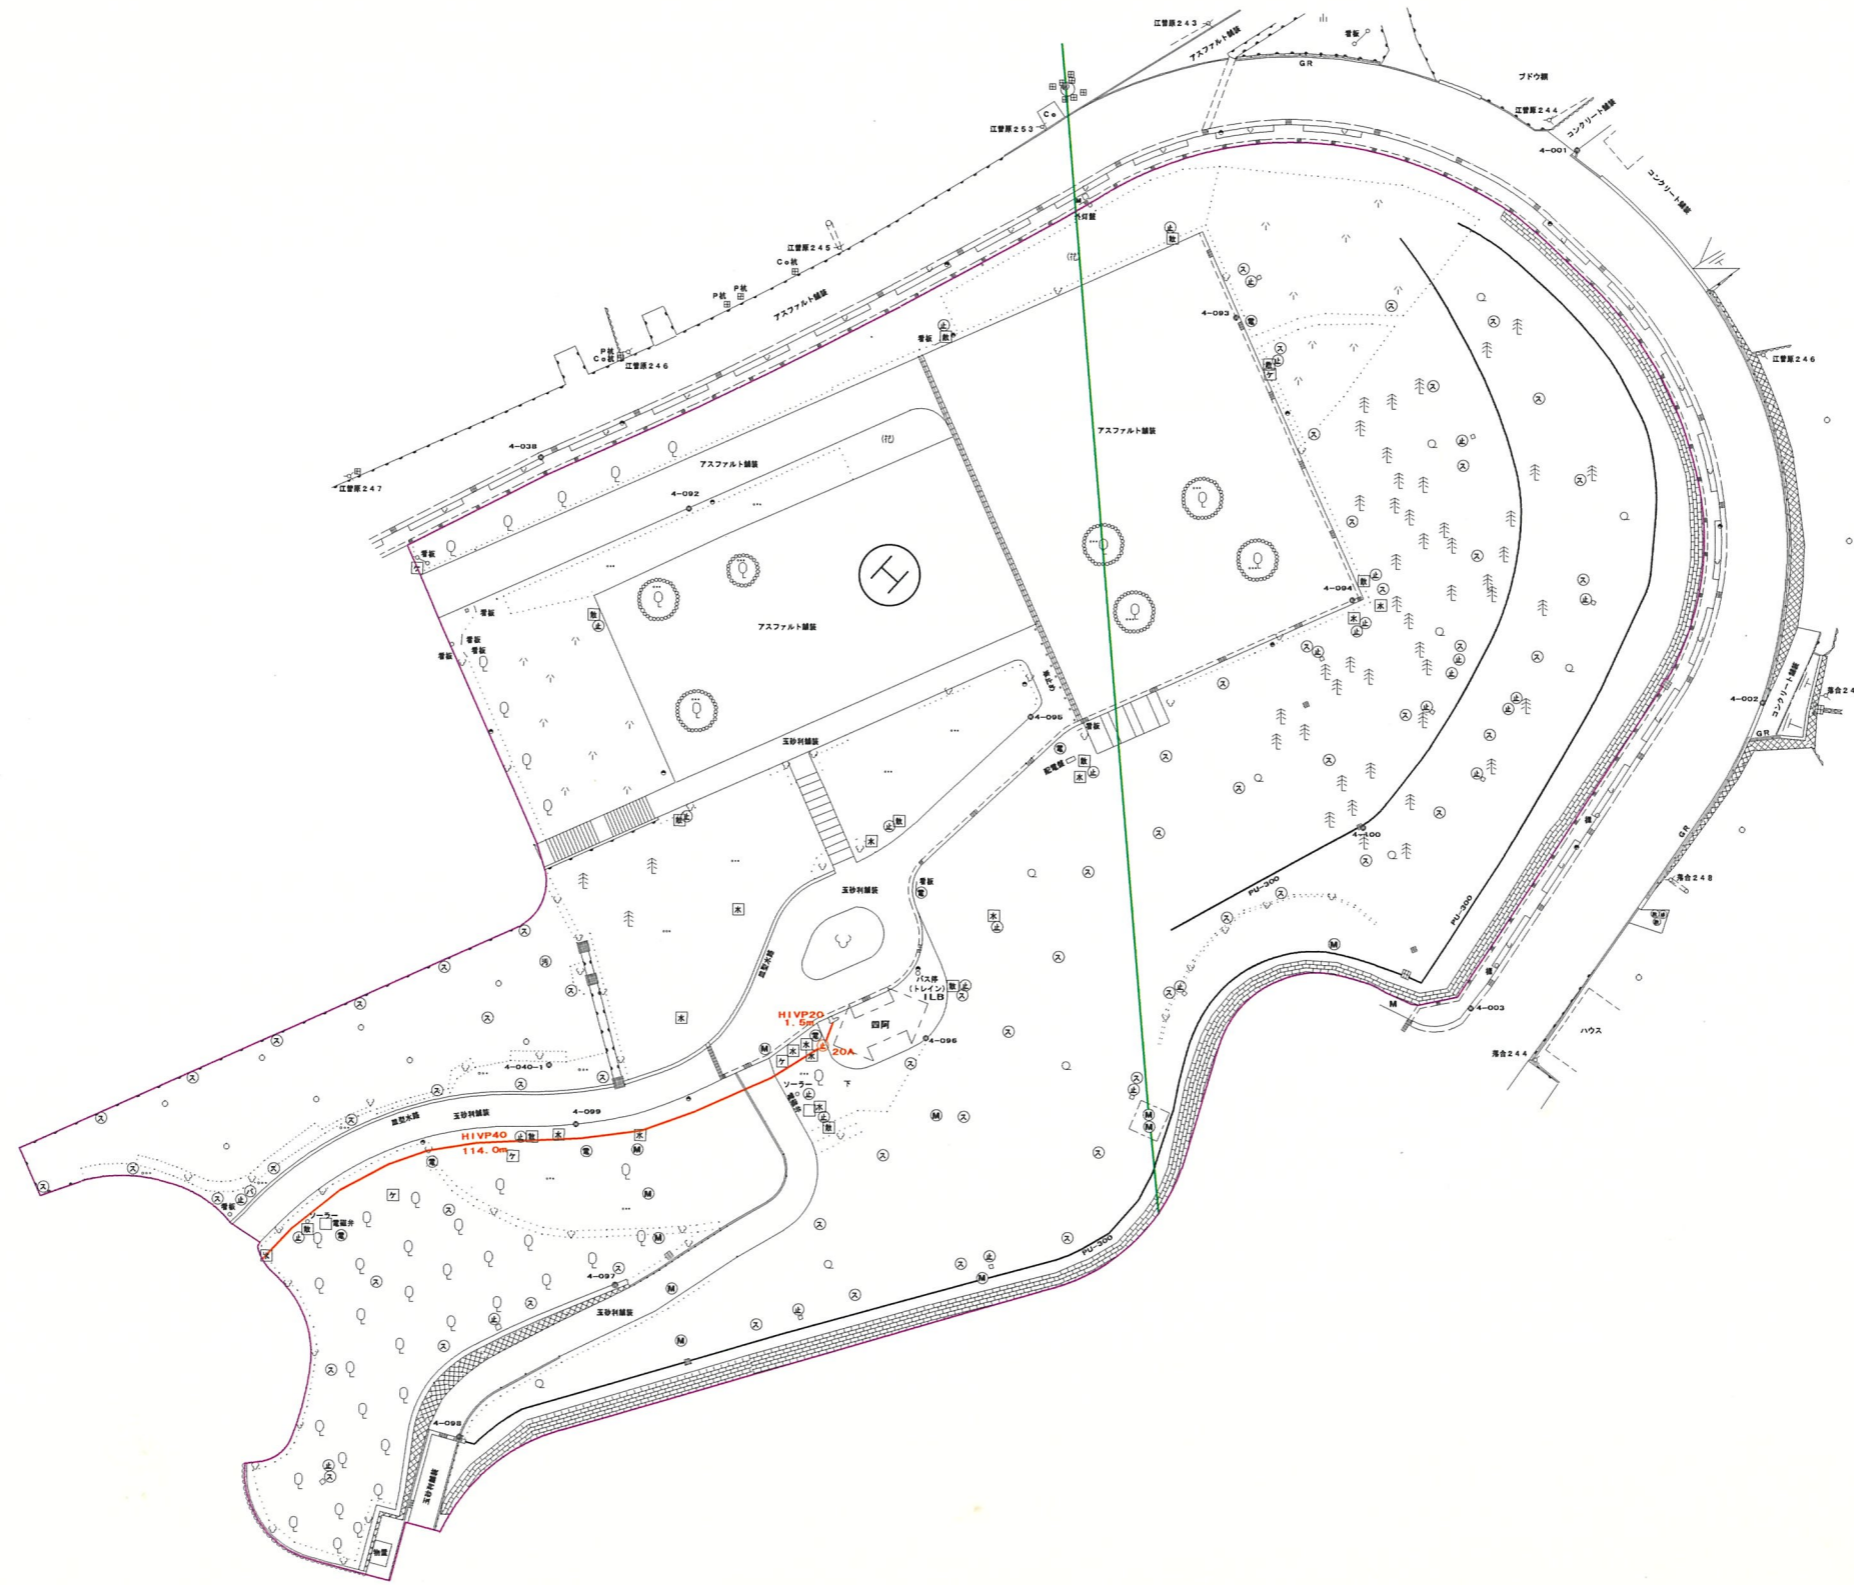

### 略語凡例

散水栓	散
量水器	量
止水弁	止
制水弁	制
バルブ	バ
仕切弁	仕
空気弁	空
減圧弁	減
電気マンホール	電
汚水マンホール	汚
排水マンホール	排
雨水マンホール	雨
スプリンクラー	ス
ケーブル横石	ケ
水道横石	水

### 管路凡例

給水管	—
県営畑かん幹線	—
土かぶり 1200以上	■
その他 土かぶり 600	■


森の広場ゾーン

工事設計図	
工事名称	図面番号
工事番号	
公園名	笛吹川フルーツ公園
工事箇所	山梨県江曾原地区
図名	埋設物(給水・畑かん) 縮尺 1:1000
測量	12年 6月 日 枚 数
測量者	株式会社 東日

# 地下埋設物管理図 (給水・県営畑かん幹線)

## フルーツアドベンチャーゾーン

S=1:1000

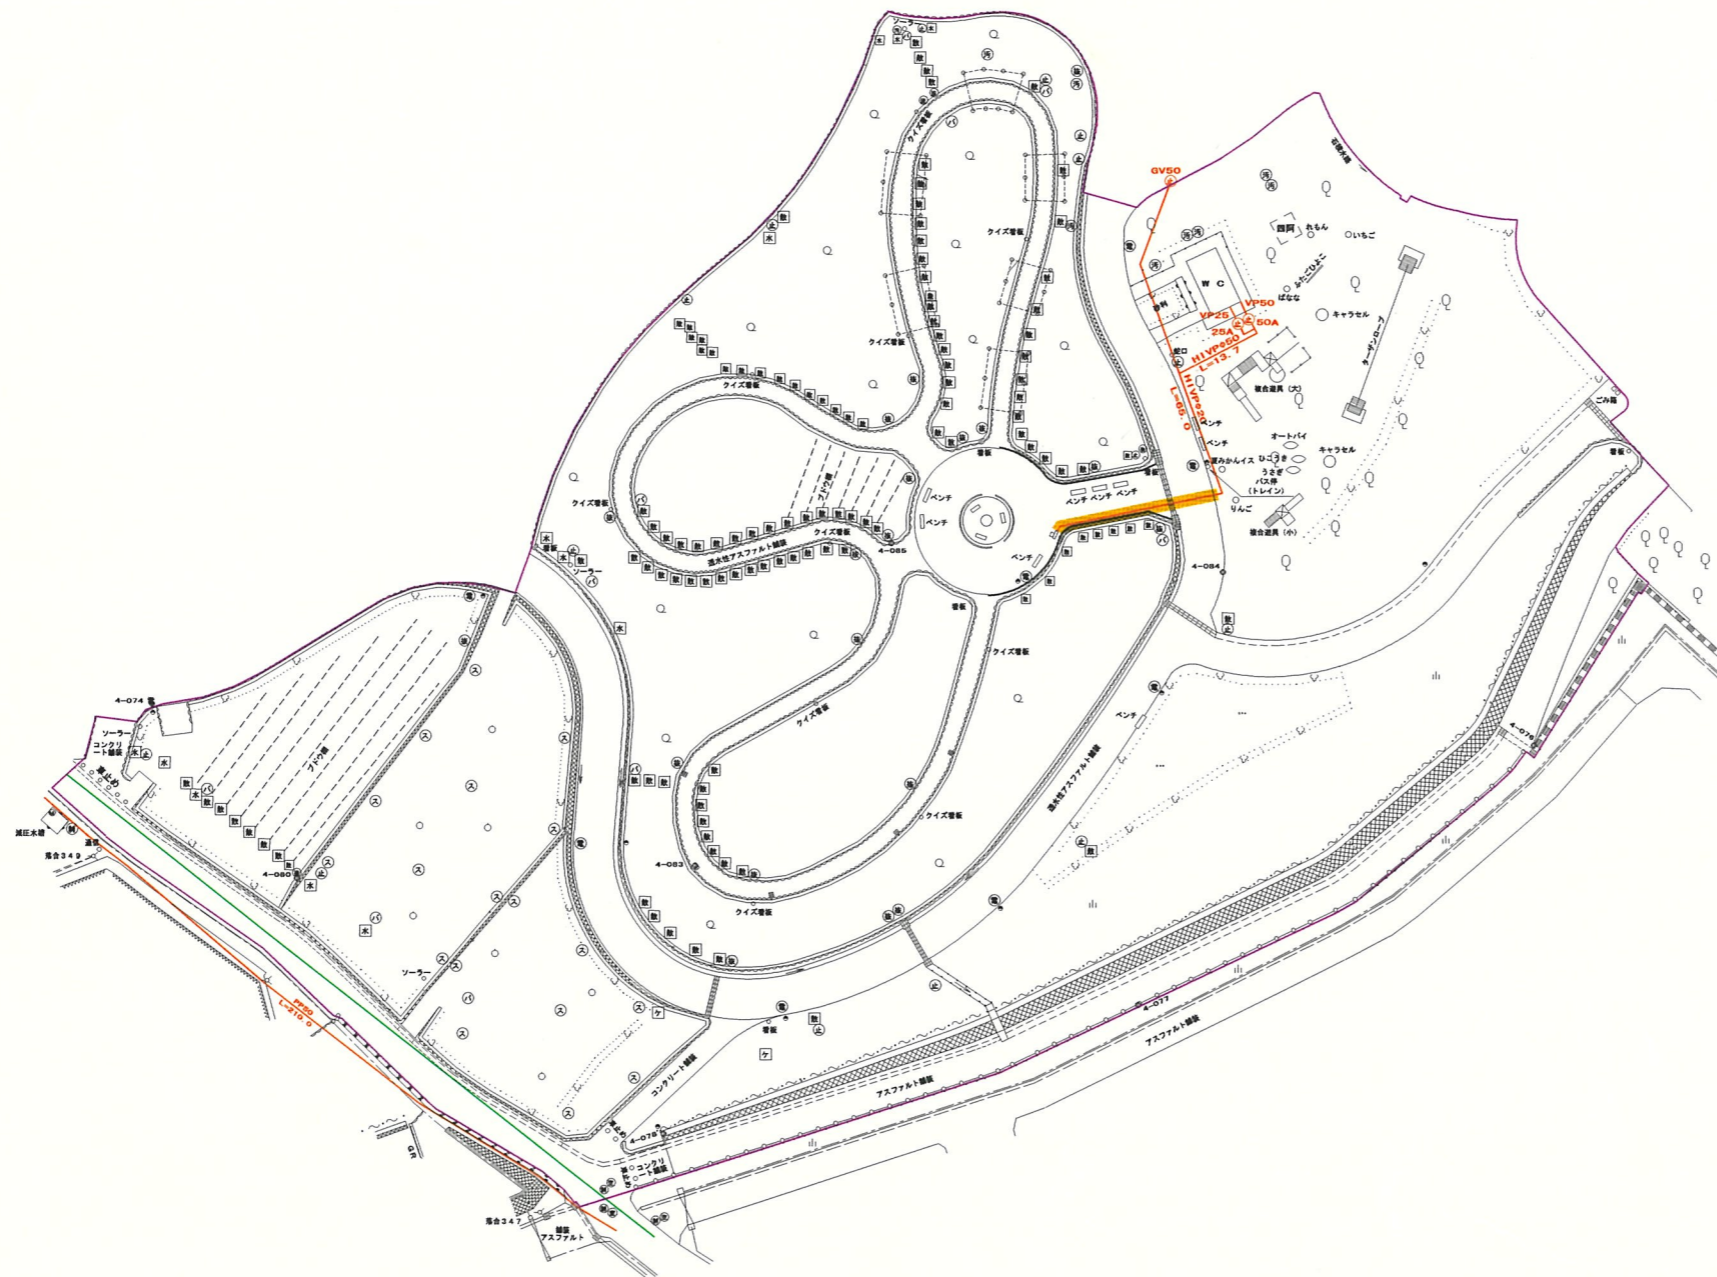

### 略語凡例

散水栓	散
量水器	量
止水弁	止
制水弁	制
バルブ	バ
仕切弁	仕
空気弁	空
減圧弁	減
電気マンホール	電
汚水マンホール	汚
排水マンホール	排
雨水マンホール	雨
スプリンクラー	ス
ケーブル継石	ケ
水道継石	水

### 管路凡例

給水管	赤線
県営畑かん幹線	緑線

土かぶり1200以上	黄色
その他土かぶり600	白色


### フルーツアドベンチャーゾーン

工事設計図	
工事名称	図面番号
工事番号	
公園名	笛吹川フルーツ公園
工事箇所	山梨県江曾原地区
図名	埋設物(給水・畑かん) 縮尺 1:1000
測量	12年6月日 枚数
測量者	株式会社 東日

# 地下埋設物管理図(電気)

## 花の広場ゾーン

S=1:1000

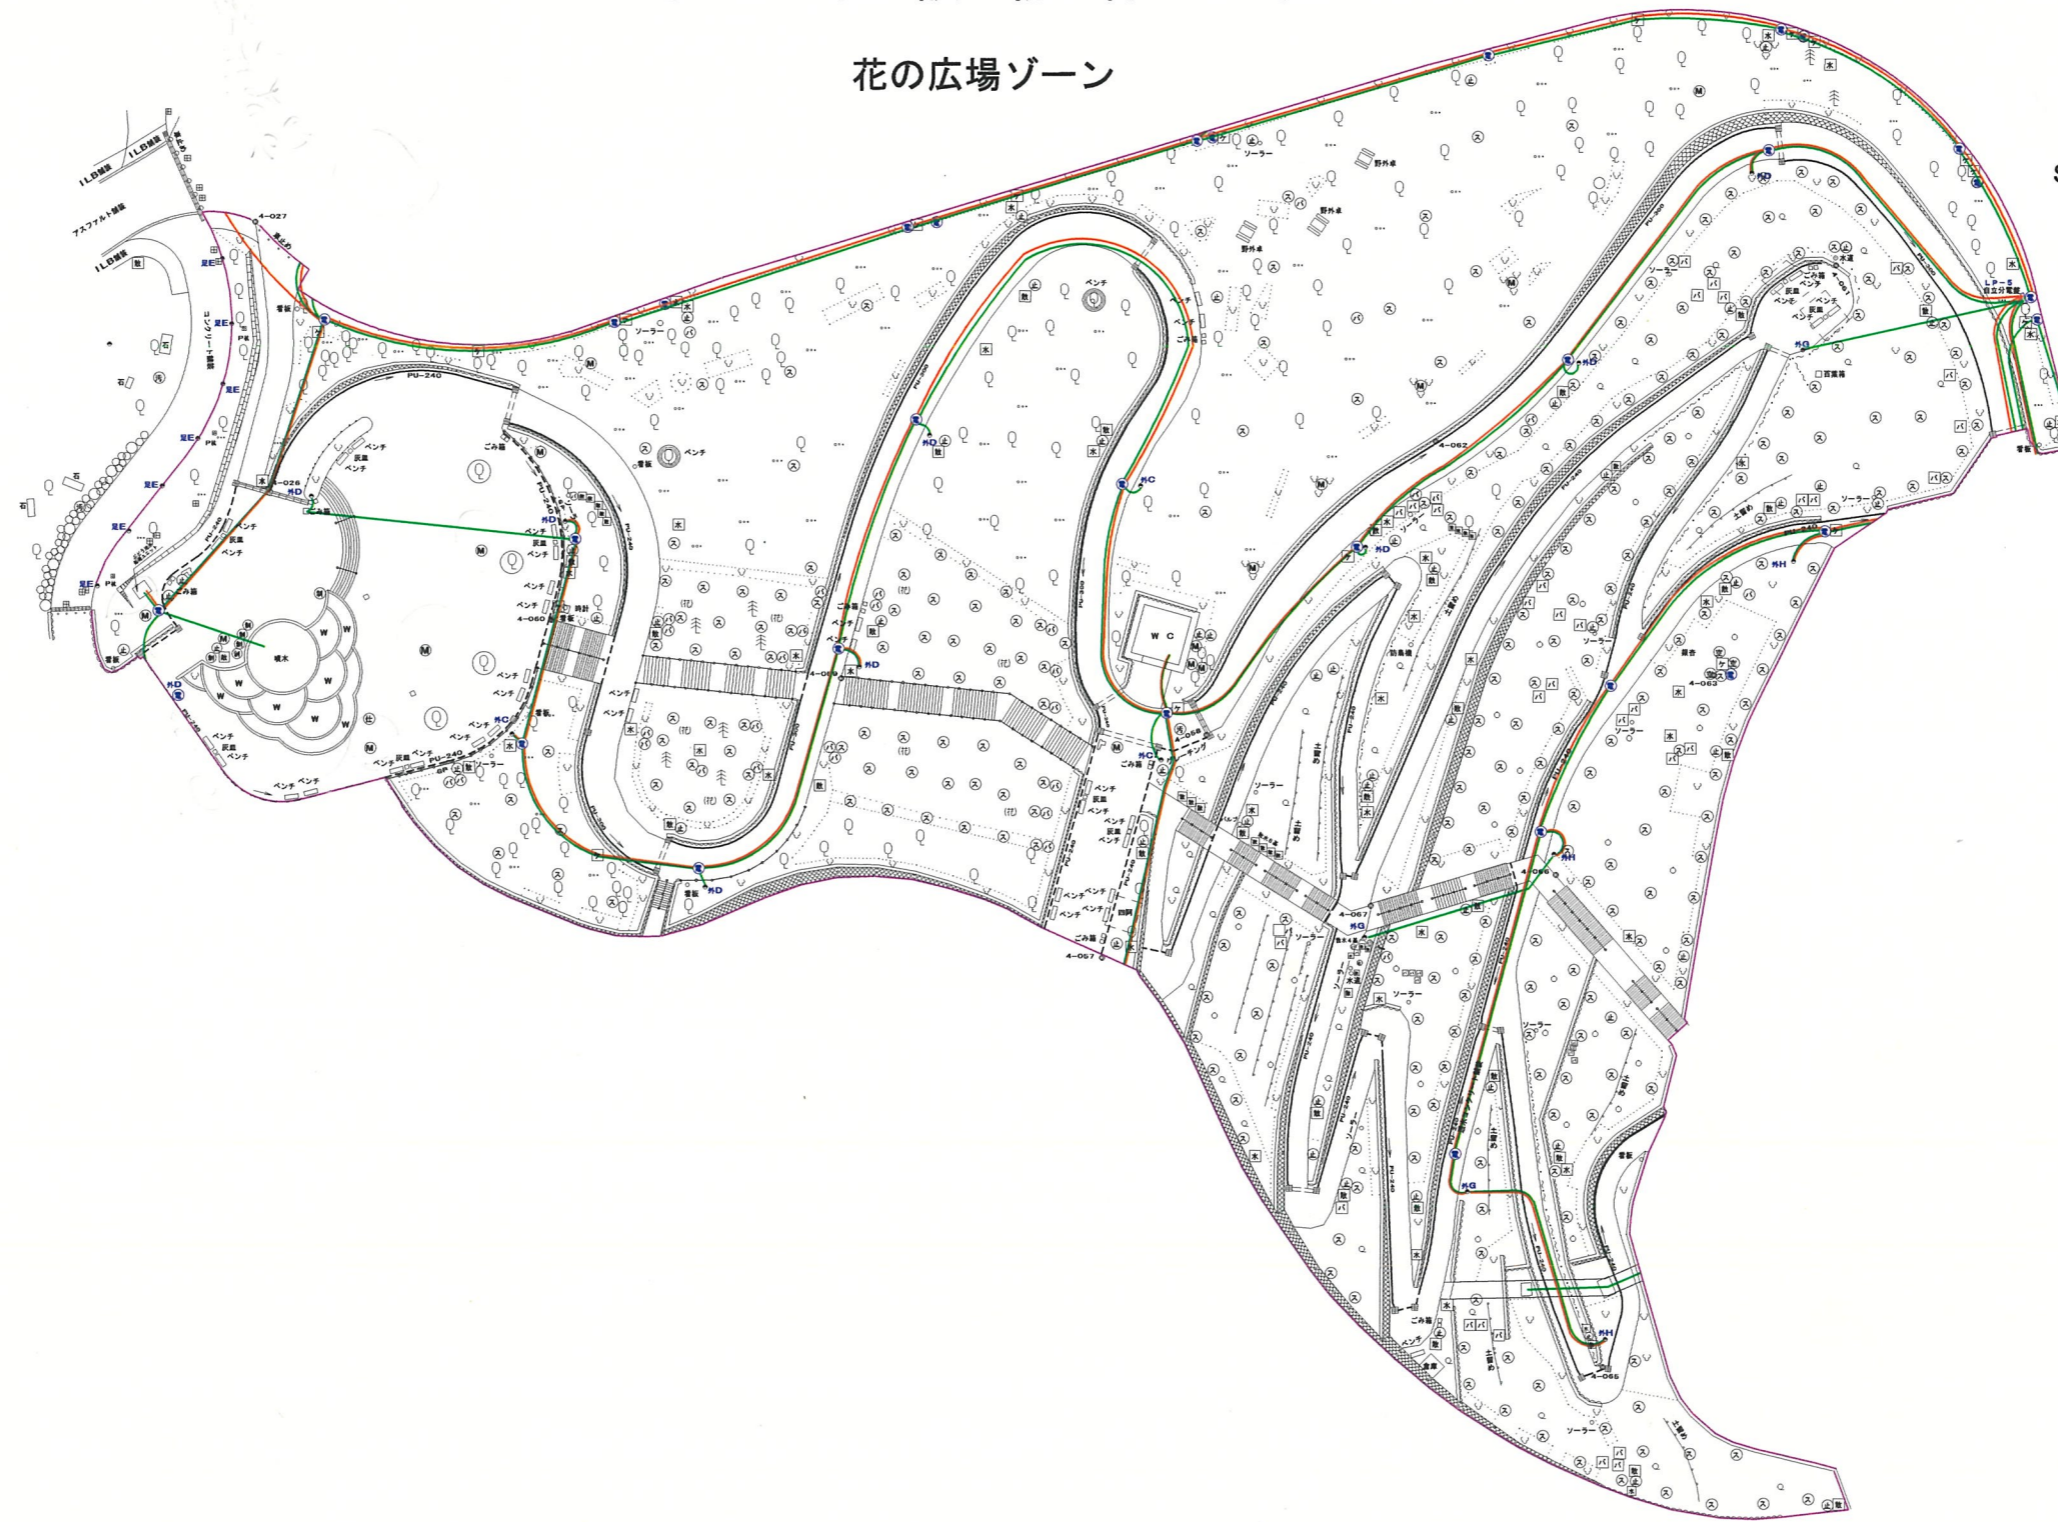

略語凡例

放水栓	放
量水器	量
止水弁	止
制水弁	制
バルブ	バ
仕切弁	仕
空気弁	空
減圧弁	減
電気マンホール	電
汚水マンホール	汚
排水マンホール	排
雨水マンホール	雨
スプリンクラー	ス
ケーブル標石	ケ
水道標石	水

略語凡例

外灯A	外A
外灯B(スピーカー付)	外B
外灯C	外C
外灯D(スピーカー付)	外D
外灯E	外E
外灯F(スピーカー付)	外F
外灯G	外G
外灯H(スピーカー付)	外H
外灯I	外I
足下灯	足
照明灯	照

管路凡例

強電ケーブル	—
弱電ケーブル	—


土かぶり1200以上	■
その他土かぶり600	□

花の広場ゾーン

工事設計図	
工事名称	図面番号
工事番号	
公園名	笛吹川フルーツ公園
工事箇所	山梨県江曾原地区
図名	埋設物(電気)縮尺 1:1000
測量	12年6月 日 枚 数
測量者	株式会社 東日

# 地下埋設物管理図(電気) 第二駐車場ゾーン

S=1:1000

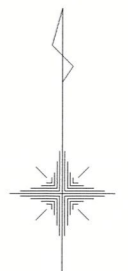

### 略語凡例

放水栓	Ⓜ
量水器	Ⓢ
止水弁	Ⓣ
制水弁	Ⓝ
バルブ	Ⓟ
仕切弁	Ⓠ
空気弁	Ⓡ
減圧弁	Ⓢ
電気マンホール	Ⓣ
汚水マンホール	Ⓤ
排水マンホール	Ⓥ
雨水マンホール	Ⓦ
スプリンクラー	Ⓧ
ケーブル標石	Ⓨ
水道標石	Ⓩ

### 略語凡例

外灯A	外A
外灯B(スピーカー付)	外B
外灯C	外C
外灯D(スピーカー付)	外D
外灯E	外E
外灯F(スピーカー付)	外F
外灯G	外G
外灯H(スピーカー付)	外H
外灯I	外I
足下灯	足
照明灯	照

### 管路凡例

強電ケーブル	—
弱電ケーブル	—

土かぶり 1200以上	■
その他 土かぶり 600	□

### 第二駐車場ゾーン

工事設計図	
工事名称	図面番号
工事番号	
公園名	笛吹川フルーツ公園
工事箇所	山梨県江曾原地区
図名	埋設物(電気) 縮尺 1:1000
測量	12年 6月 日 枚 数
測量者	株式会社 東日

