


地下埋設物管理図(電気)

フルーツミュージアムゾーン

S=1:1000

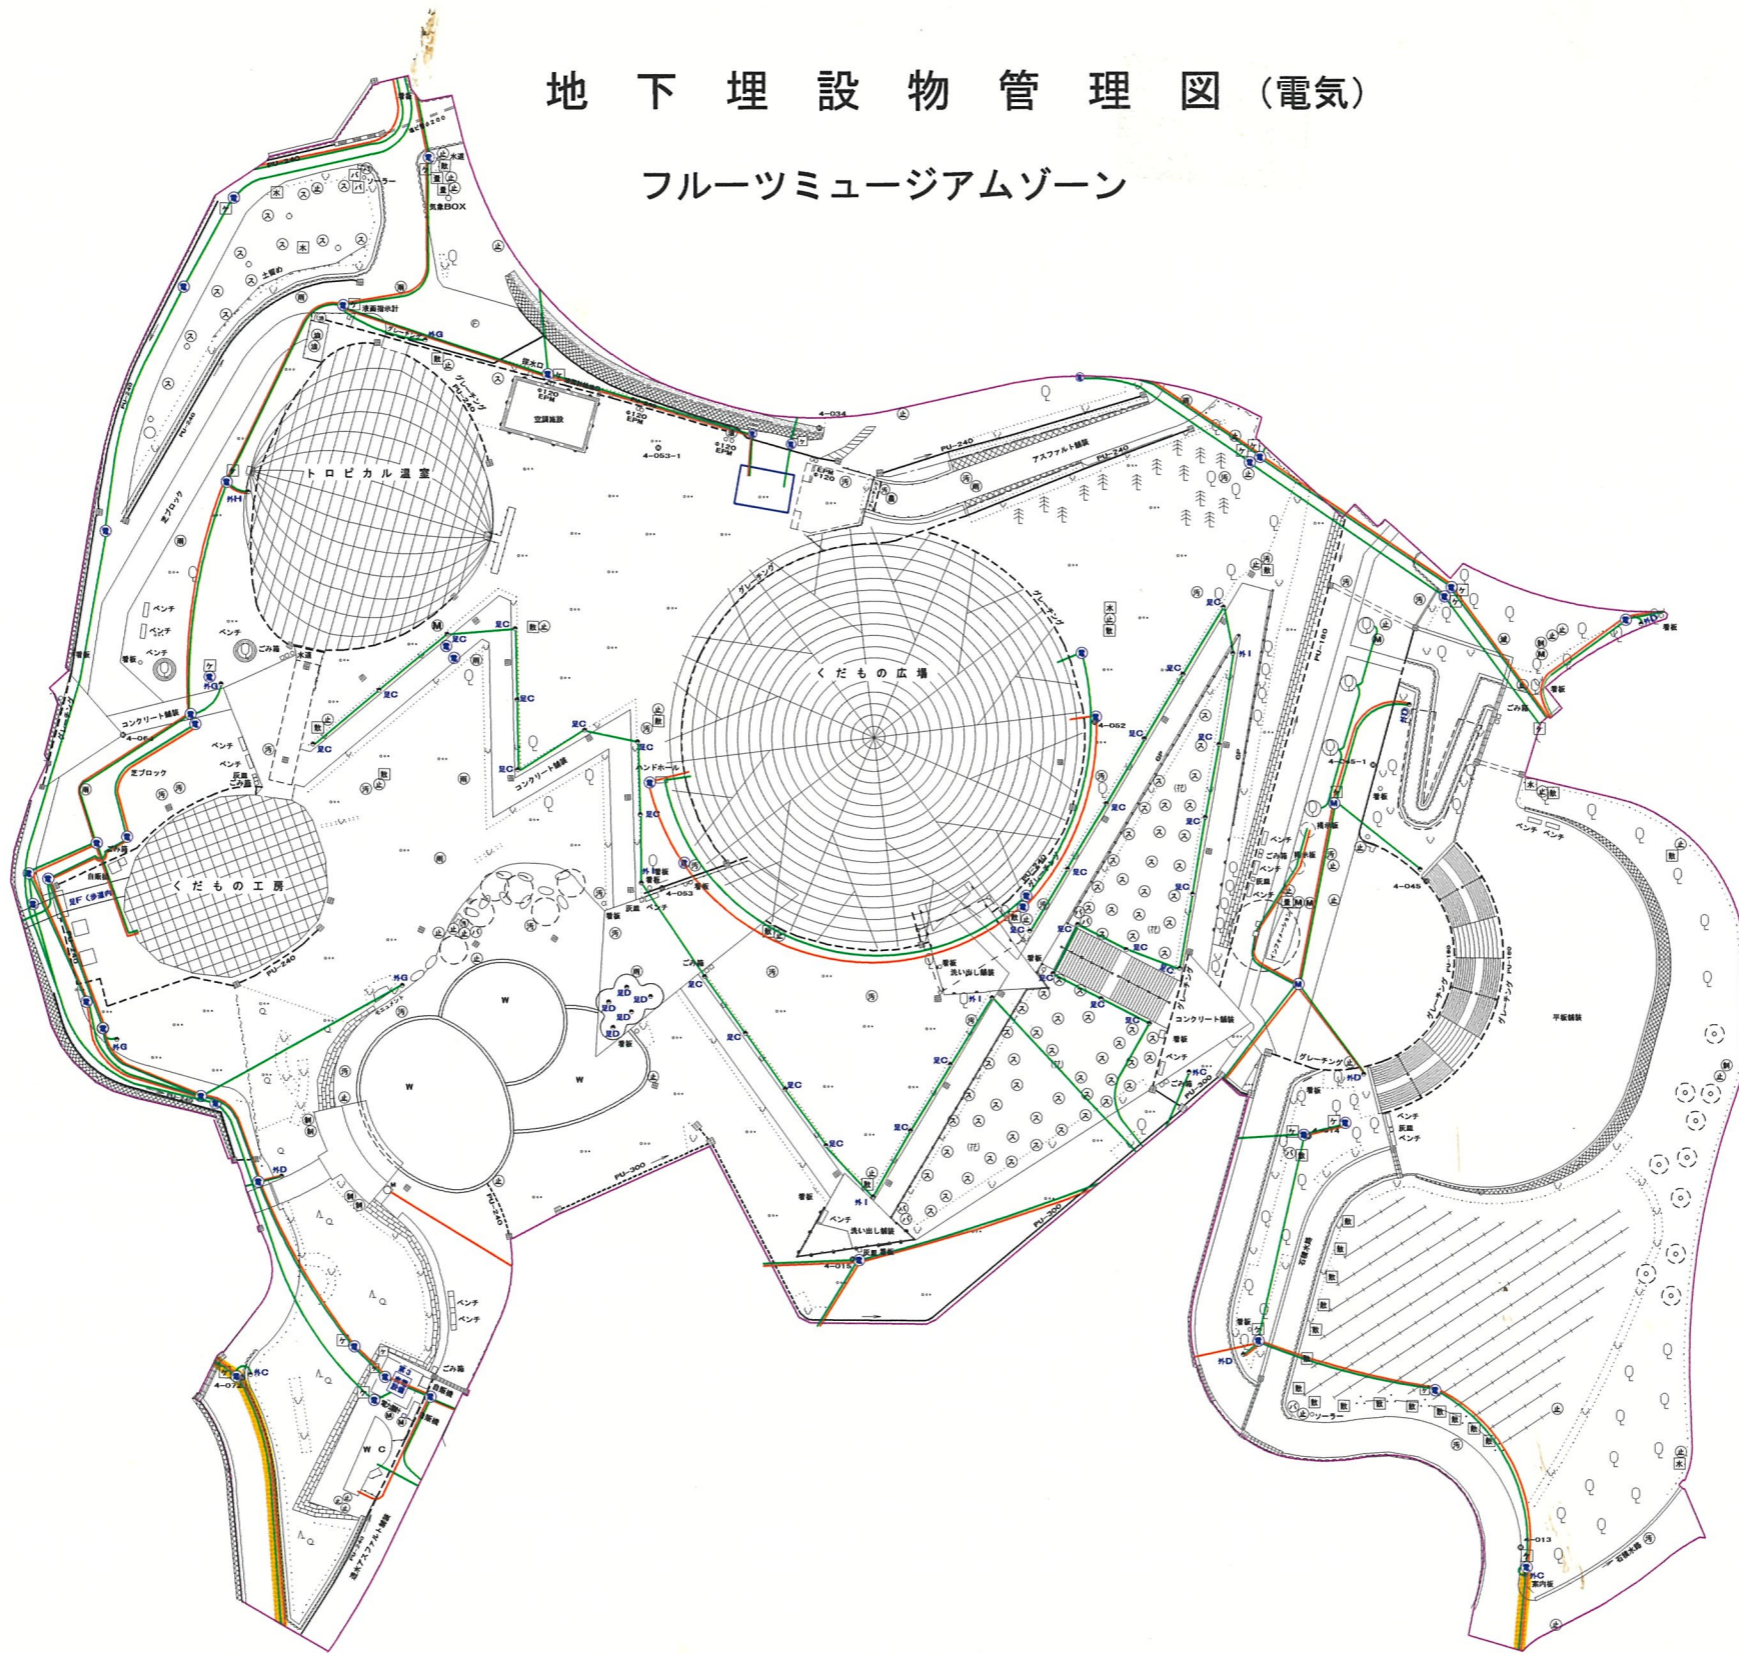

略語凡例

取水栓	取
量水器	量
止水弁	止
制水弁	制
バルブ	バ
仕切弁	仕
空気弁	空
減圧弁	減
電気マンホール	電
汚水マンホール	汚
排水マンホール	排
雨水マンホール	雨
スプリンクラー	ス
ケーブル標石	ケ
水道標石	水

略語凡例

外灯A	外A
外灯B(スピーカー付)	外B
外灯C	外C
外灯D(スピーカー付)	外D
外灯E	外E
外灯F(スピーカー付)	外F
外灯G	外G
外灯H(スピーカー付)	外H
外灯I	外I
足下灯	足
照明灯	照

管路凡例

強電ケーブル	—
弱電ケーブル	—

土かぶり1200以上	■
その他土かぶり600	■

フルーツミュージアムゾーン

工事設計図	
工事名称	図面番号
工事番号	
公園名	笛吹川フルーツ公園
工事箇所	山梨県江曾原地区
図名	埋設物(電気)縮尺 1:1000
測量	12年6月日枚数
測量者	株式会社 東日

地下埋設物管理図(電気)

アクアストレッチゾーン



S=1:1000



略語凡例

散水栓	散
量水器	量
止水弁	止
制水弁	制
バルブ	バ
仕切弁	仕
空気弁	空
減圧弁	減
電気マンホール	電
汚水マンホール	汚
排水マンホール	排
雨水マンホール	雨
スプリンクラー	ス
ケーブル標石	ケ
水道標石	水

略語凡例

外灯A	外A
外灯B(スピーカー付)	外B
外灯C	外C
外灯D(スピーカー付)	外D
外灯E	外E
外灯F(スピーカー付)	外F
外灯G	外G
外灯H(スピーカー付)	外H
外灯I	外I
足下灯	足
照明灯	照

管路凡例

強電ケーブル	緑
弱電ケーブル	赤

土かぶり1200以上	黄
その他土かぶり600	白

アクアストレッチゾーン

工事設計図	
工事名称	図面番号
工事番号	
公園名	笛吹川フルーツ公園
工事箇所	山梨県江曾原地区
図名	埋設物(電気) 縮尺 1:1000
測量	12年6月日 枚数
測量者	株式会社 東日

地下埋設物管理図(電気)

フルーツアドベンチャーゾーン

S=1:1000



略語凡例

散水栓	散
量水器	量
止水弁	止
制水弁	制
バルブ	バ
仕切弁	仕
空気弁	空
減圧弁	減
電気マンホール	電
汚水マンホール	汚
排水マンホール	排
雨水マンホール	雨
スプリンクラー	ス
ケーブル埋石	ケ
水道埋石	水

略語凡例

外灯A	外A
外灯B(スピーカー付)	外B
外灯C	外C
外灯D(スピーカー付)	外D
外灯E	外E
外灯F(スピーカー付)	外F
外灯G	外G
外灯H(スピーカー付)	外H
外灯I	外I
足下灯	足
照明灯	照

管路凡例

強電ケーブル	黄線
弱電ケーブル	赤線

黄線	土かぶり1200以上
赤線	その他土かぶり600

フルーツアドベンチャーゾーン

工事設計図	
工事名称	図面番号
工事番号	
公園名	笛吹川フルーツ公園
工事箇所	山梨県江曾原地区
図名	埋設物(電気)縮尺 1:1000
測量	12年6月 日 枚 数
測量者	株式会社 東日

地下埋設物管 管理ヤードゾーン

