

記号	名称
	仕切弁 (GV)、弁機ふた、バルブボックス付
	量水器・BOX
	給水管撤去範囲を示す
	既設給水管

特記事項
 1. 簡易測量を基に作成しております。
 2. 行政指導により、実施にあたっては計画変更の可能性があります。
 3.
 4.
 5.

変更事項
 2016.**.**





株式会社 **ディナック** 中日本
 Design Room: 山梨県甲府市相生1-5-15-2F
 TEL: 0551-220-7400
 山梨県知事登録第 1-031984 号
 一級建築士 第 217345 号 中込 秀

設計年月: 2023.10.00
 承認 担当 作図

工事名称
 甲府市中心区排水池更新に伴う配管切廻し工事

図面名称
 平面図【改修前】


縮尺
 A1: 100
 (A3: 200)
 図面番号
 M-02

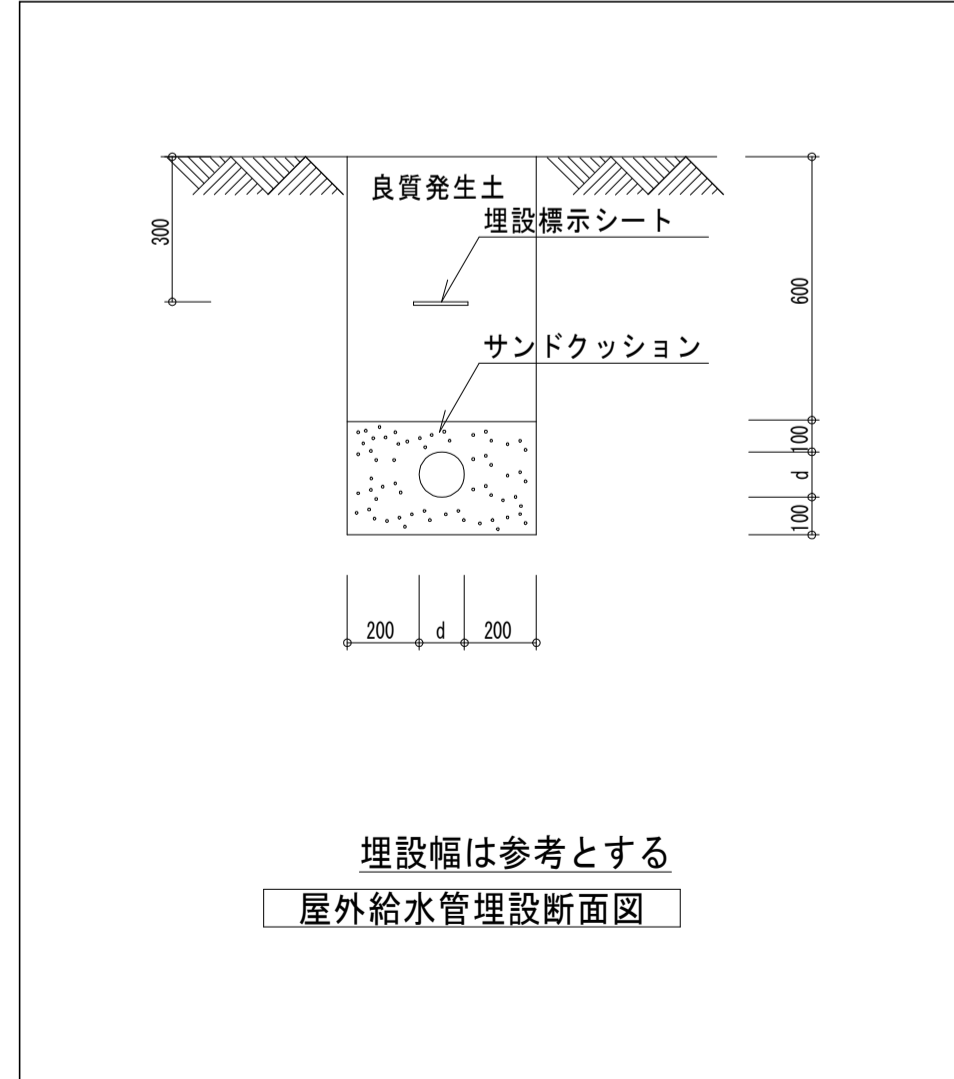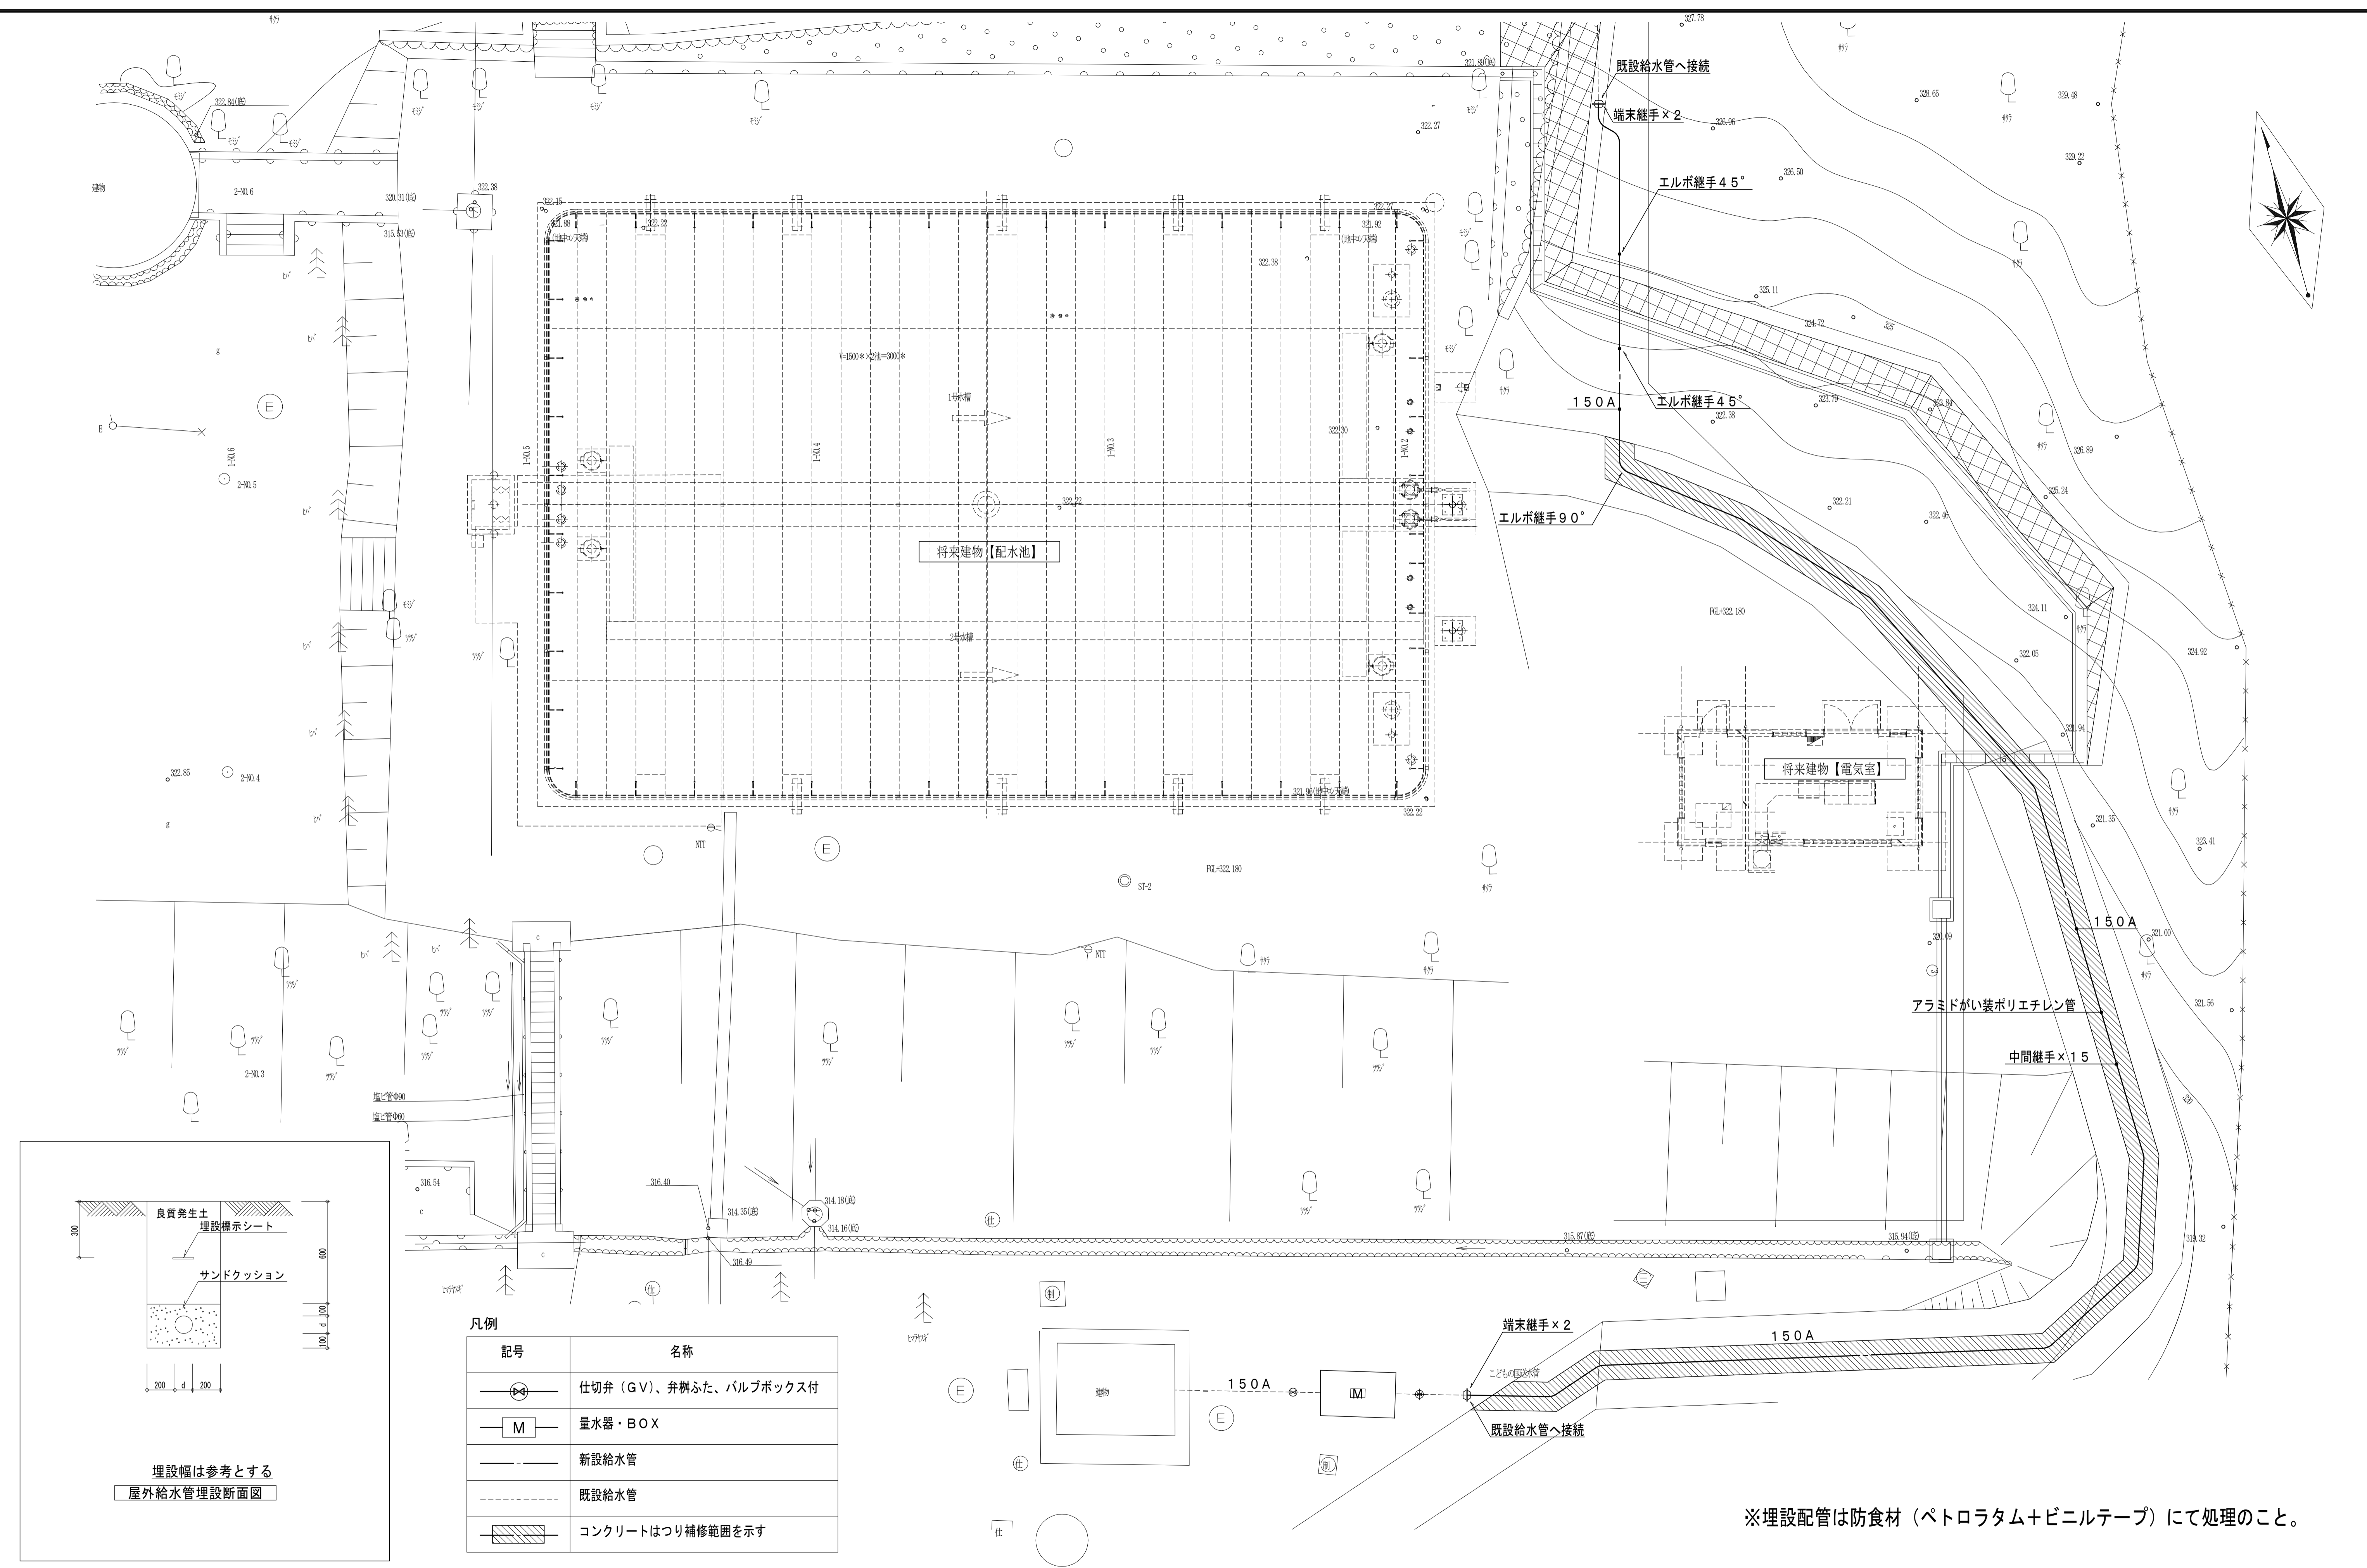

凡例

記号	名称
	仕切弁 (GV)、弁掛ふた、バルブボックス付
	量水器・BOX
	新設給水管
	既設給水管
	コンクリートはつり補修範囲を示す

※埋設配管は防食材 (ペトロラタム+ビニルテープ) にて処理のこと。

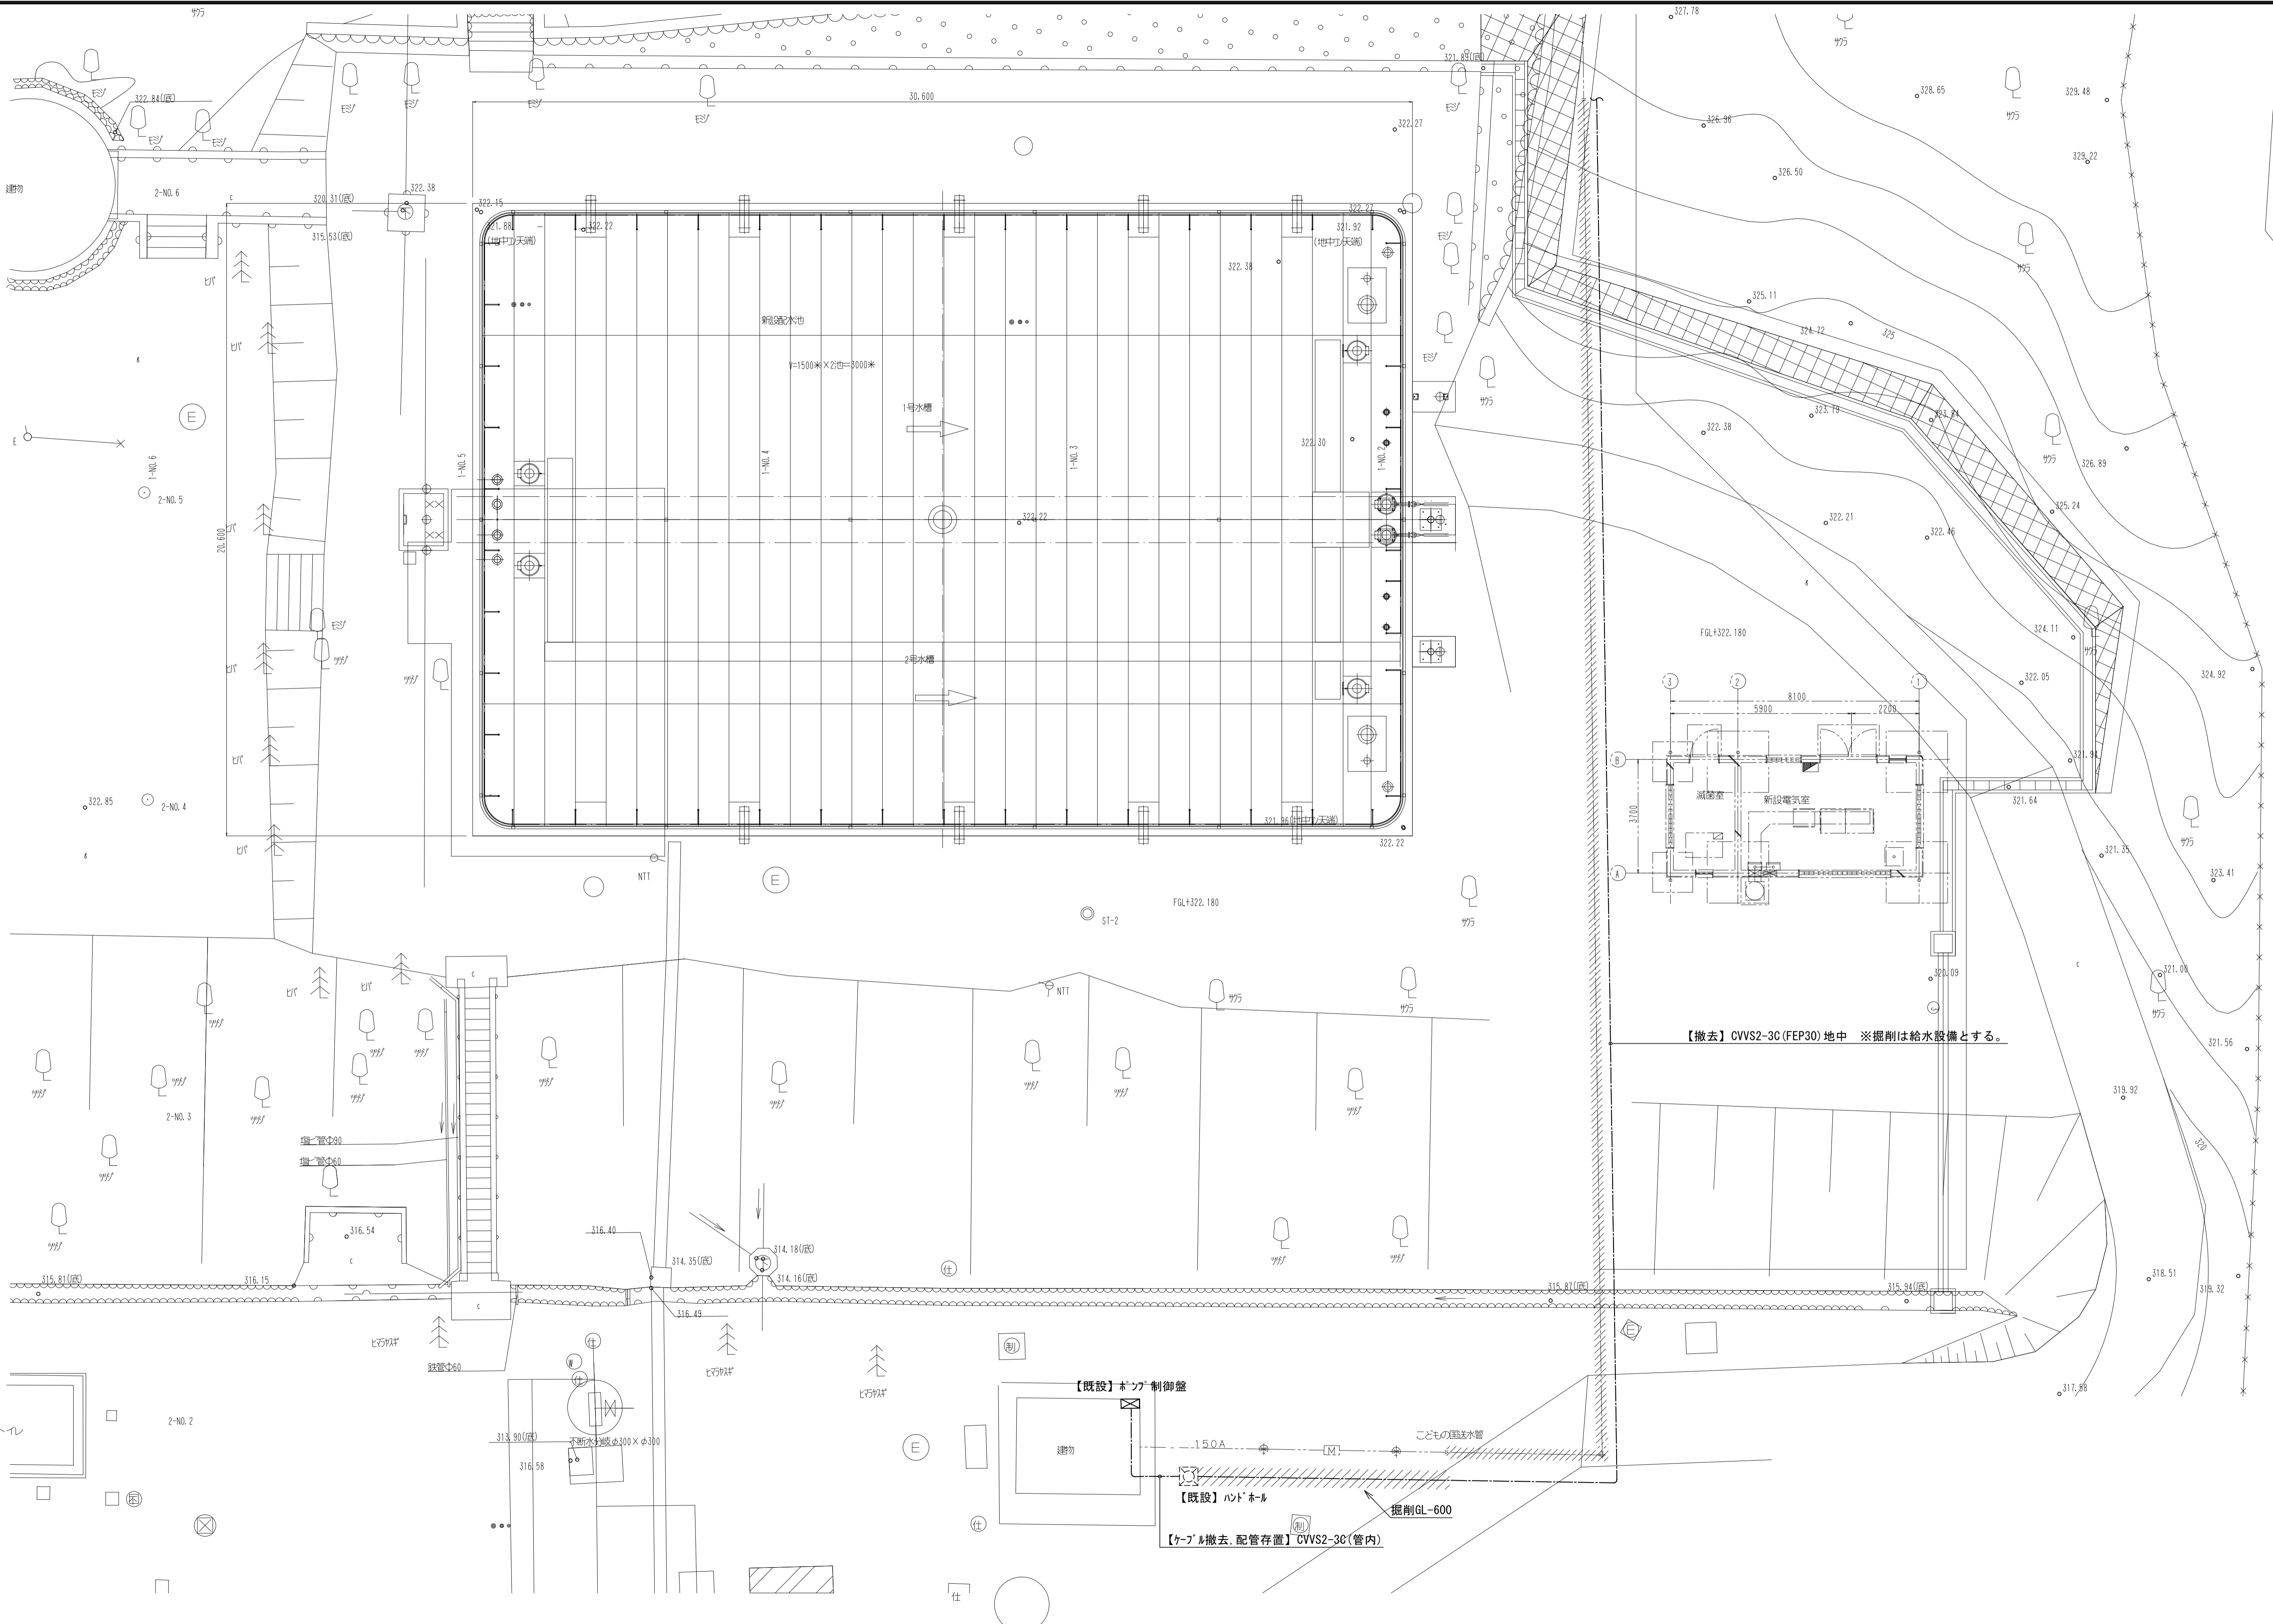

特記事項	1.	変更事項	
	2.		
	3.		
	4.		
	5.		



株式会社 **ディナック** 中日本
 Design Room: 山梨県甲府市相生1-5-15-2F
 TEL: (055) 220-7400
 山梨県知事登録 第 1-031984 号
 一級建築士 第 217345 号 中込 秀

設計年月: 2023.10.00
 承認 担当 作図

工事名称
甲府市中心区排水池更新に伴う配管切廻し工事

図面名称
電気設備平面図【改修前】

縮尺
 A1: 100
 (A3: 200)
 図面番号
 E-01


電気設備工事特記仕様書

工 事 項 目 制御ケーブル切廻し工事

施 工 基 準 本工事は下記により完全に施工するものとする。
 ※ 国土交通省大臣官房官庁営繕部監修「公共建築工事標準仕様書 (電気設備工事編・令和4年版)」
 ※ 国土交通省大臣官房官庁営繕部設備・環境課監修「公共建築設備工事標準図 (電気設備工事編・令和4年版)」
 ※ 電気設備技術基準
 ※ 内線規程 配電規程
 ※ その他関係政省令

凡 例 JIS-C-0301 0303に準拠。

使 用 機 材 標準仕様書にあるJIS、JEC、JEMの基準に該当するものはその適合品とし、
 メーカーリスト それ以外のものは国土交通大臣官房官庁営繕部監修の建設材料、設備機材等品質性能評価事業設備機材等評価名簿(令和元年版)による。

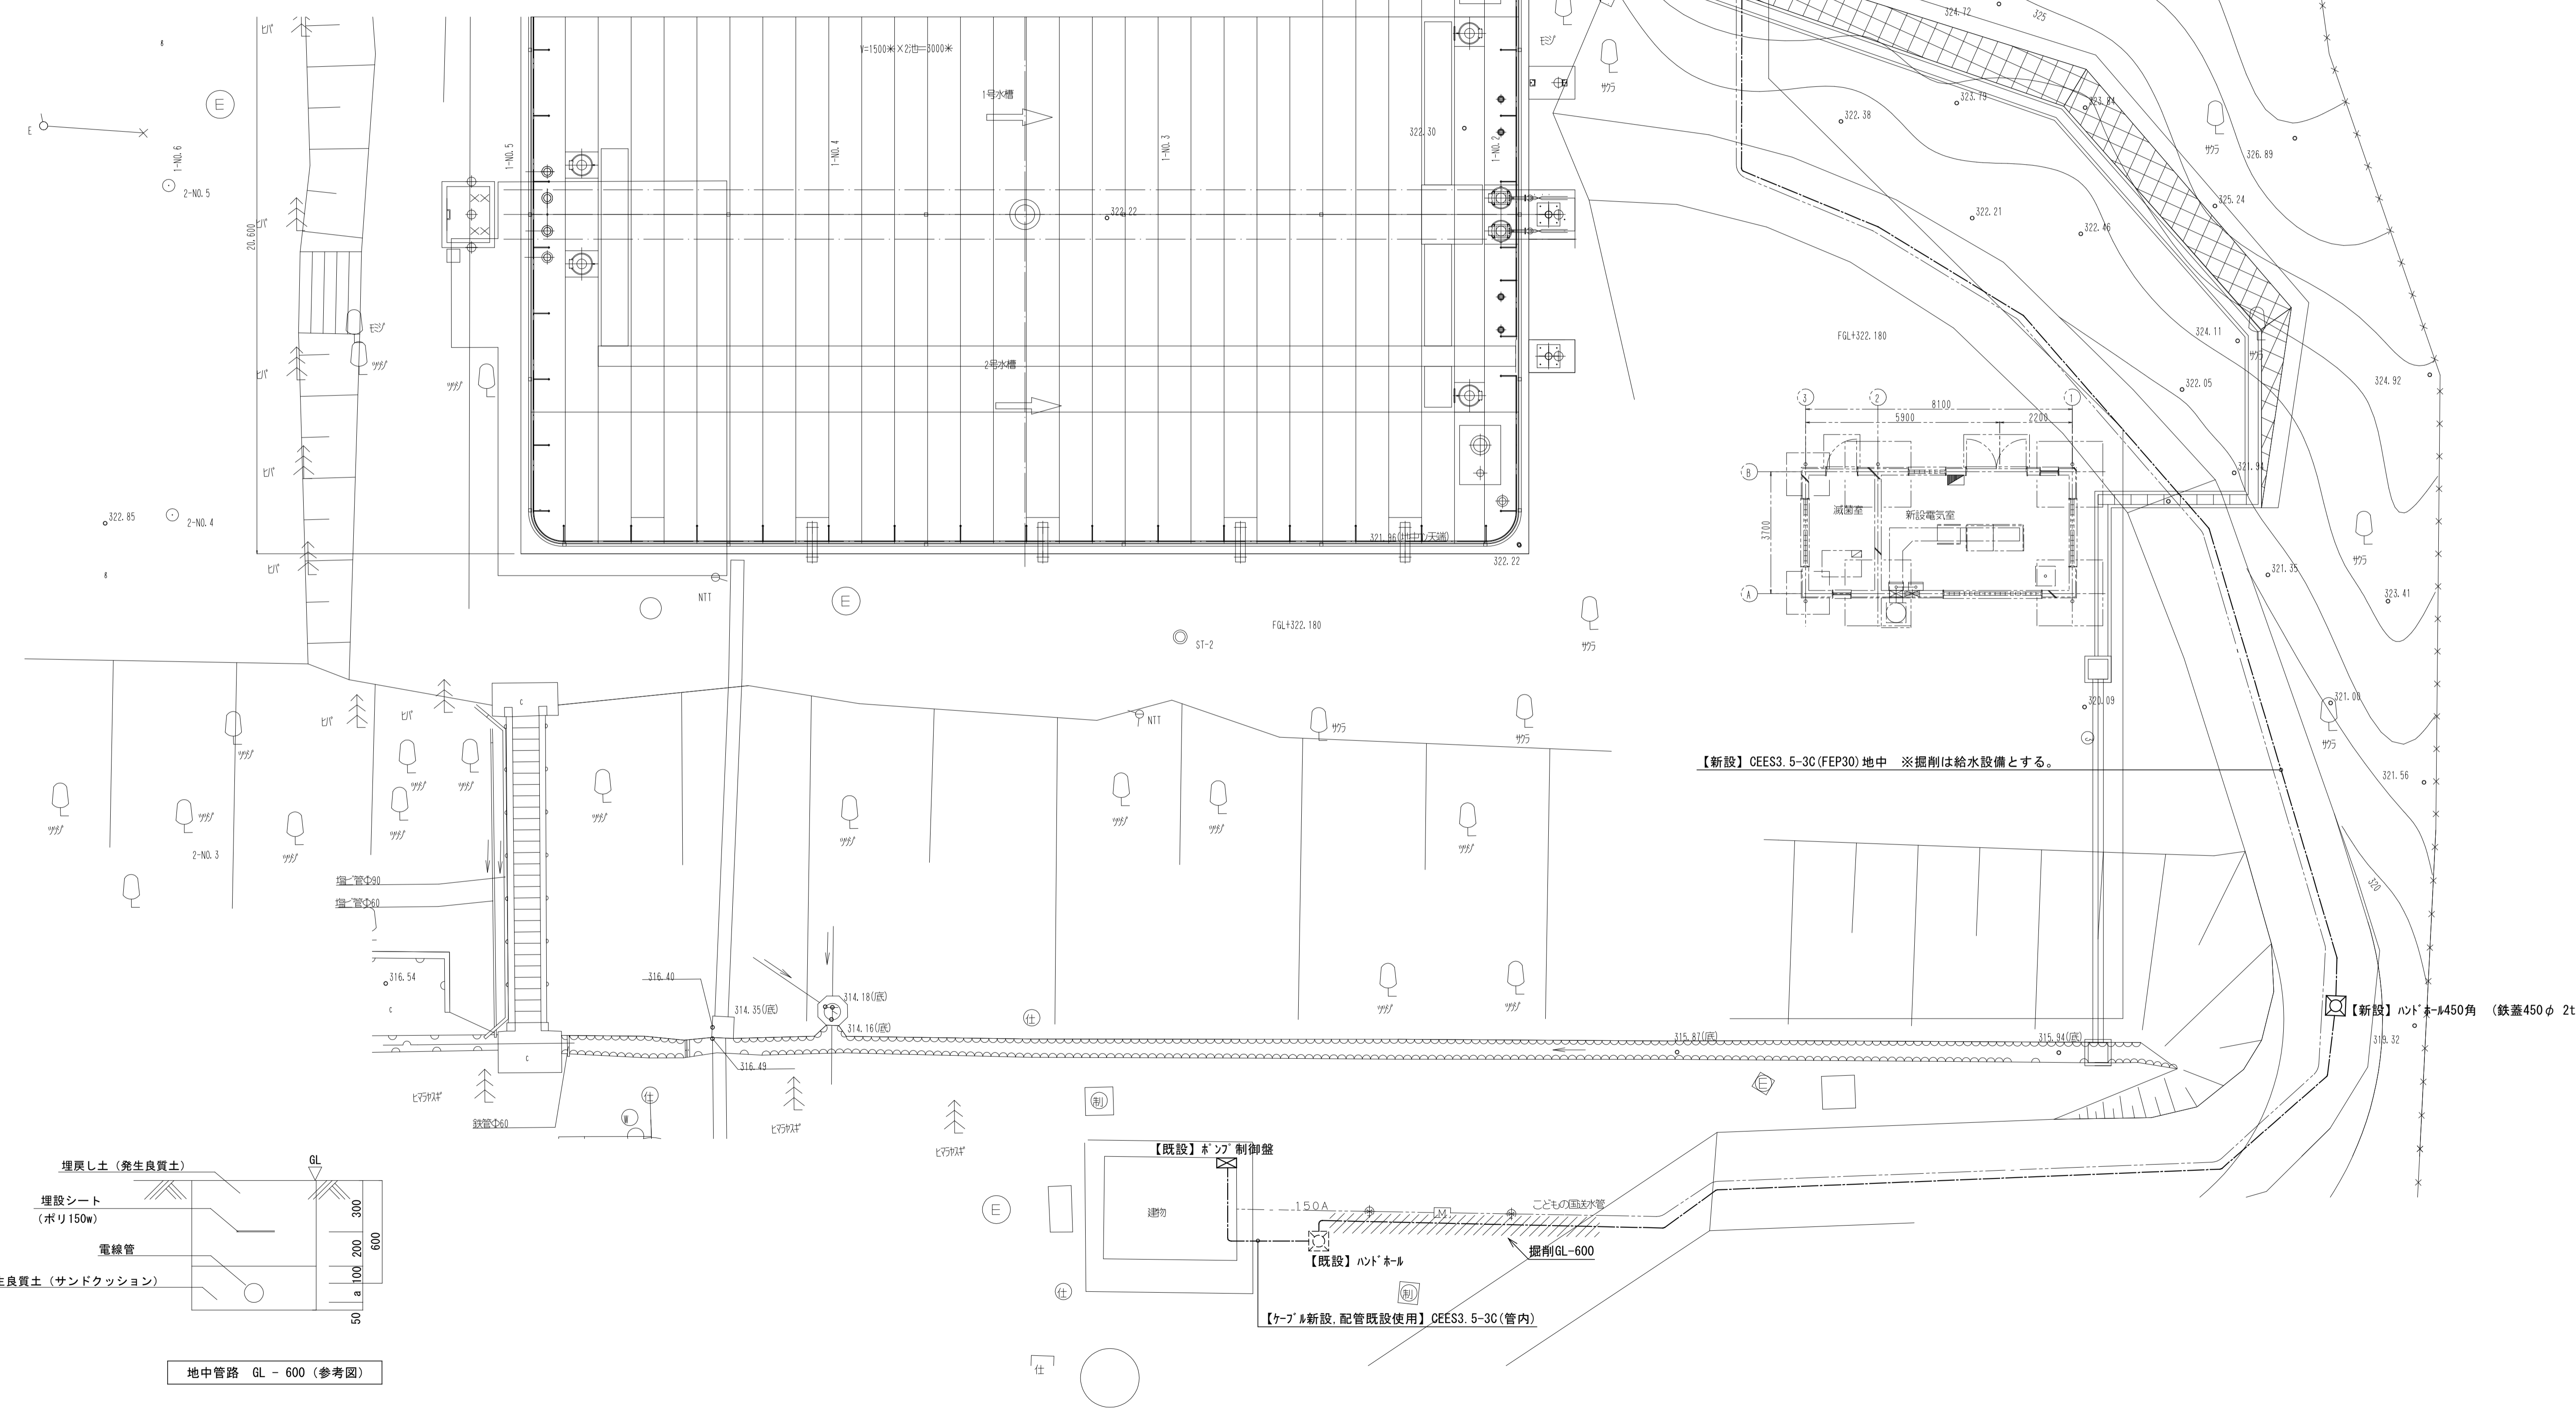

特記事項	1. 2. 3. 4. 5.	変更事項		<p>株式会社 ディナック 中日本 Design Room: 山梨県甲府市相生1-5-15-2F TEL: (055)-220-7400 山梨県知事登録第 1-031984 号 一級建築士 第 217345 号 中込 秀</p>	設計年月: 2023.10.00 承認 担当 作図	工事名称 甲府市中心区排水池更新に伴う配管切廻し工事	図面名称 電気設備 特記仕様書・平面図【改修後】	縮尺 A1: 100 (A3: 200)	図面番号 E-02
------	----------------	------	--	---	------------------------------	-------------------------------	-----------------------------	----------------------------	--------------